
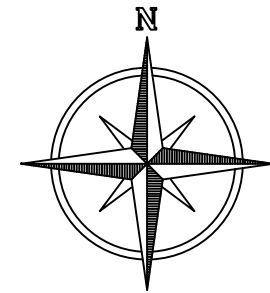


# 乌兰浩特市普惠片区燃煤散烧治理集中供热管网建设项目总平面规划图

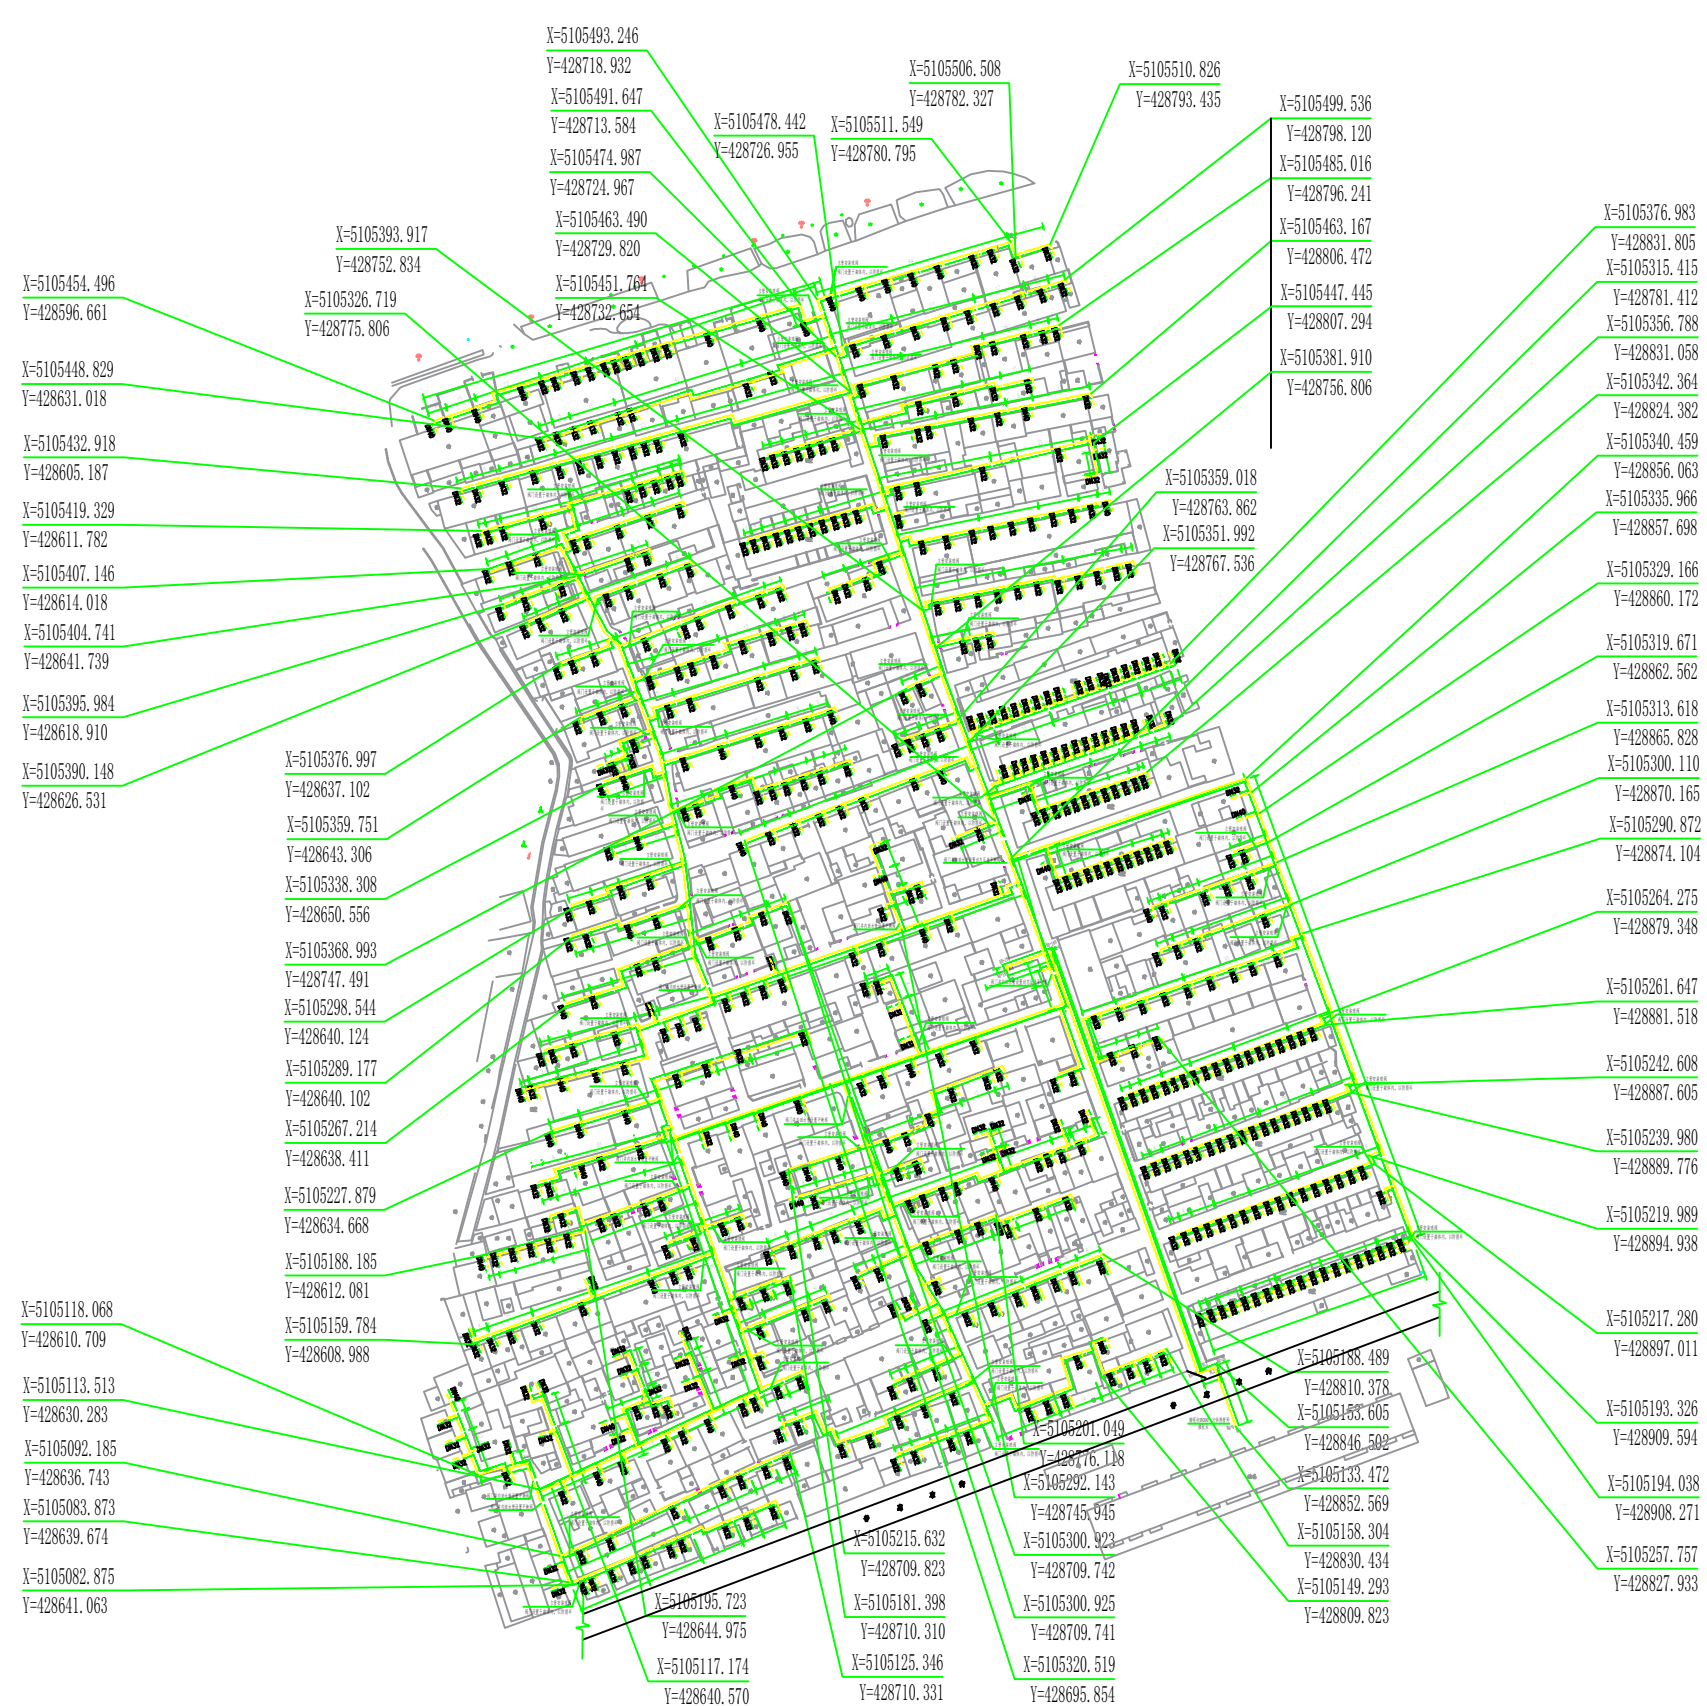

图例：

- 采暖给水管线
- 采暖回水管线


坐标系	2000 国家大地坐标系	工程名称	乌兰浩特市普惠片区燃煤散烧治理集中供热管网建设项目		审定	荆少萌	设计	冯芊丁	专业	供热工程	图号	热施-1	设计阶段	规划
比例	1 : 1000	图纸名称	普惠片区总平面规划图		校对	冯芊丁	制图	侯娇	设计编号	XSJZ-SZ-24-02	版本	第一版	出图日期	2024.05




中兴胜工程设计有限公司



Zhong XingSheng Engineering Design Co., Ltd.  
 建筑工程甲级 风景园林甲级 市政(燃气工程、轨道交通工程除外)行业乙级

# 乌兰浩特市普惠片区燃煤散烧治理集中供热管网建设项目总平面规划图

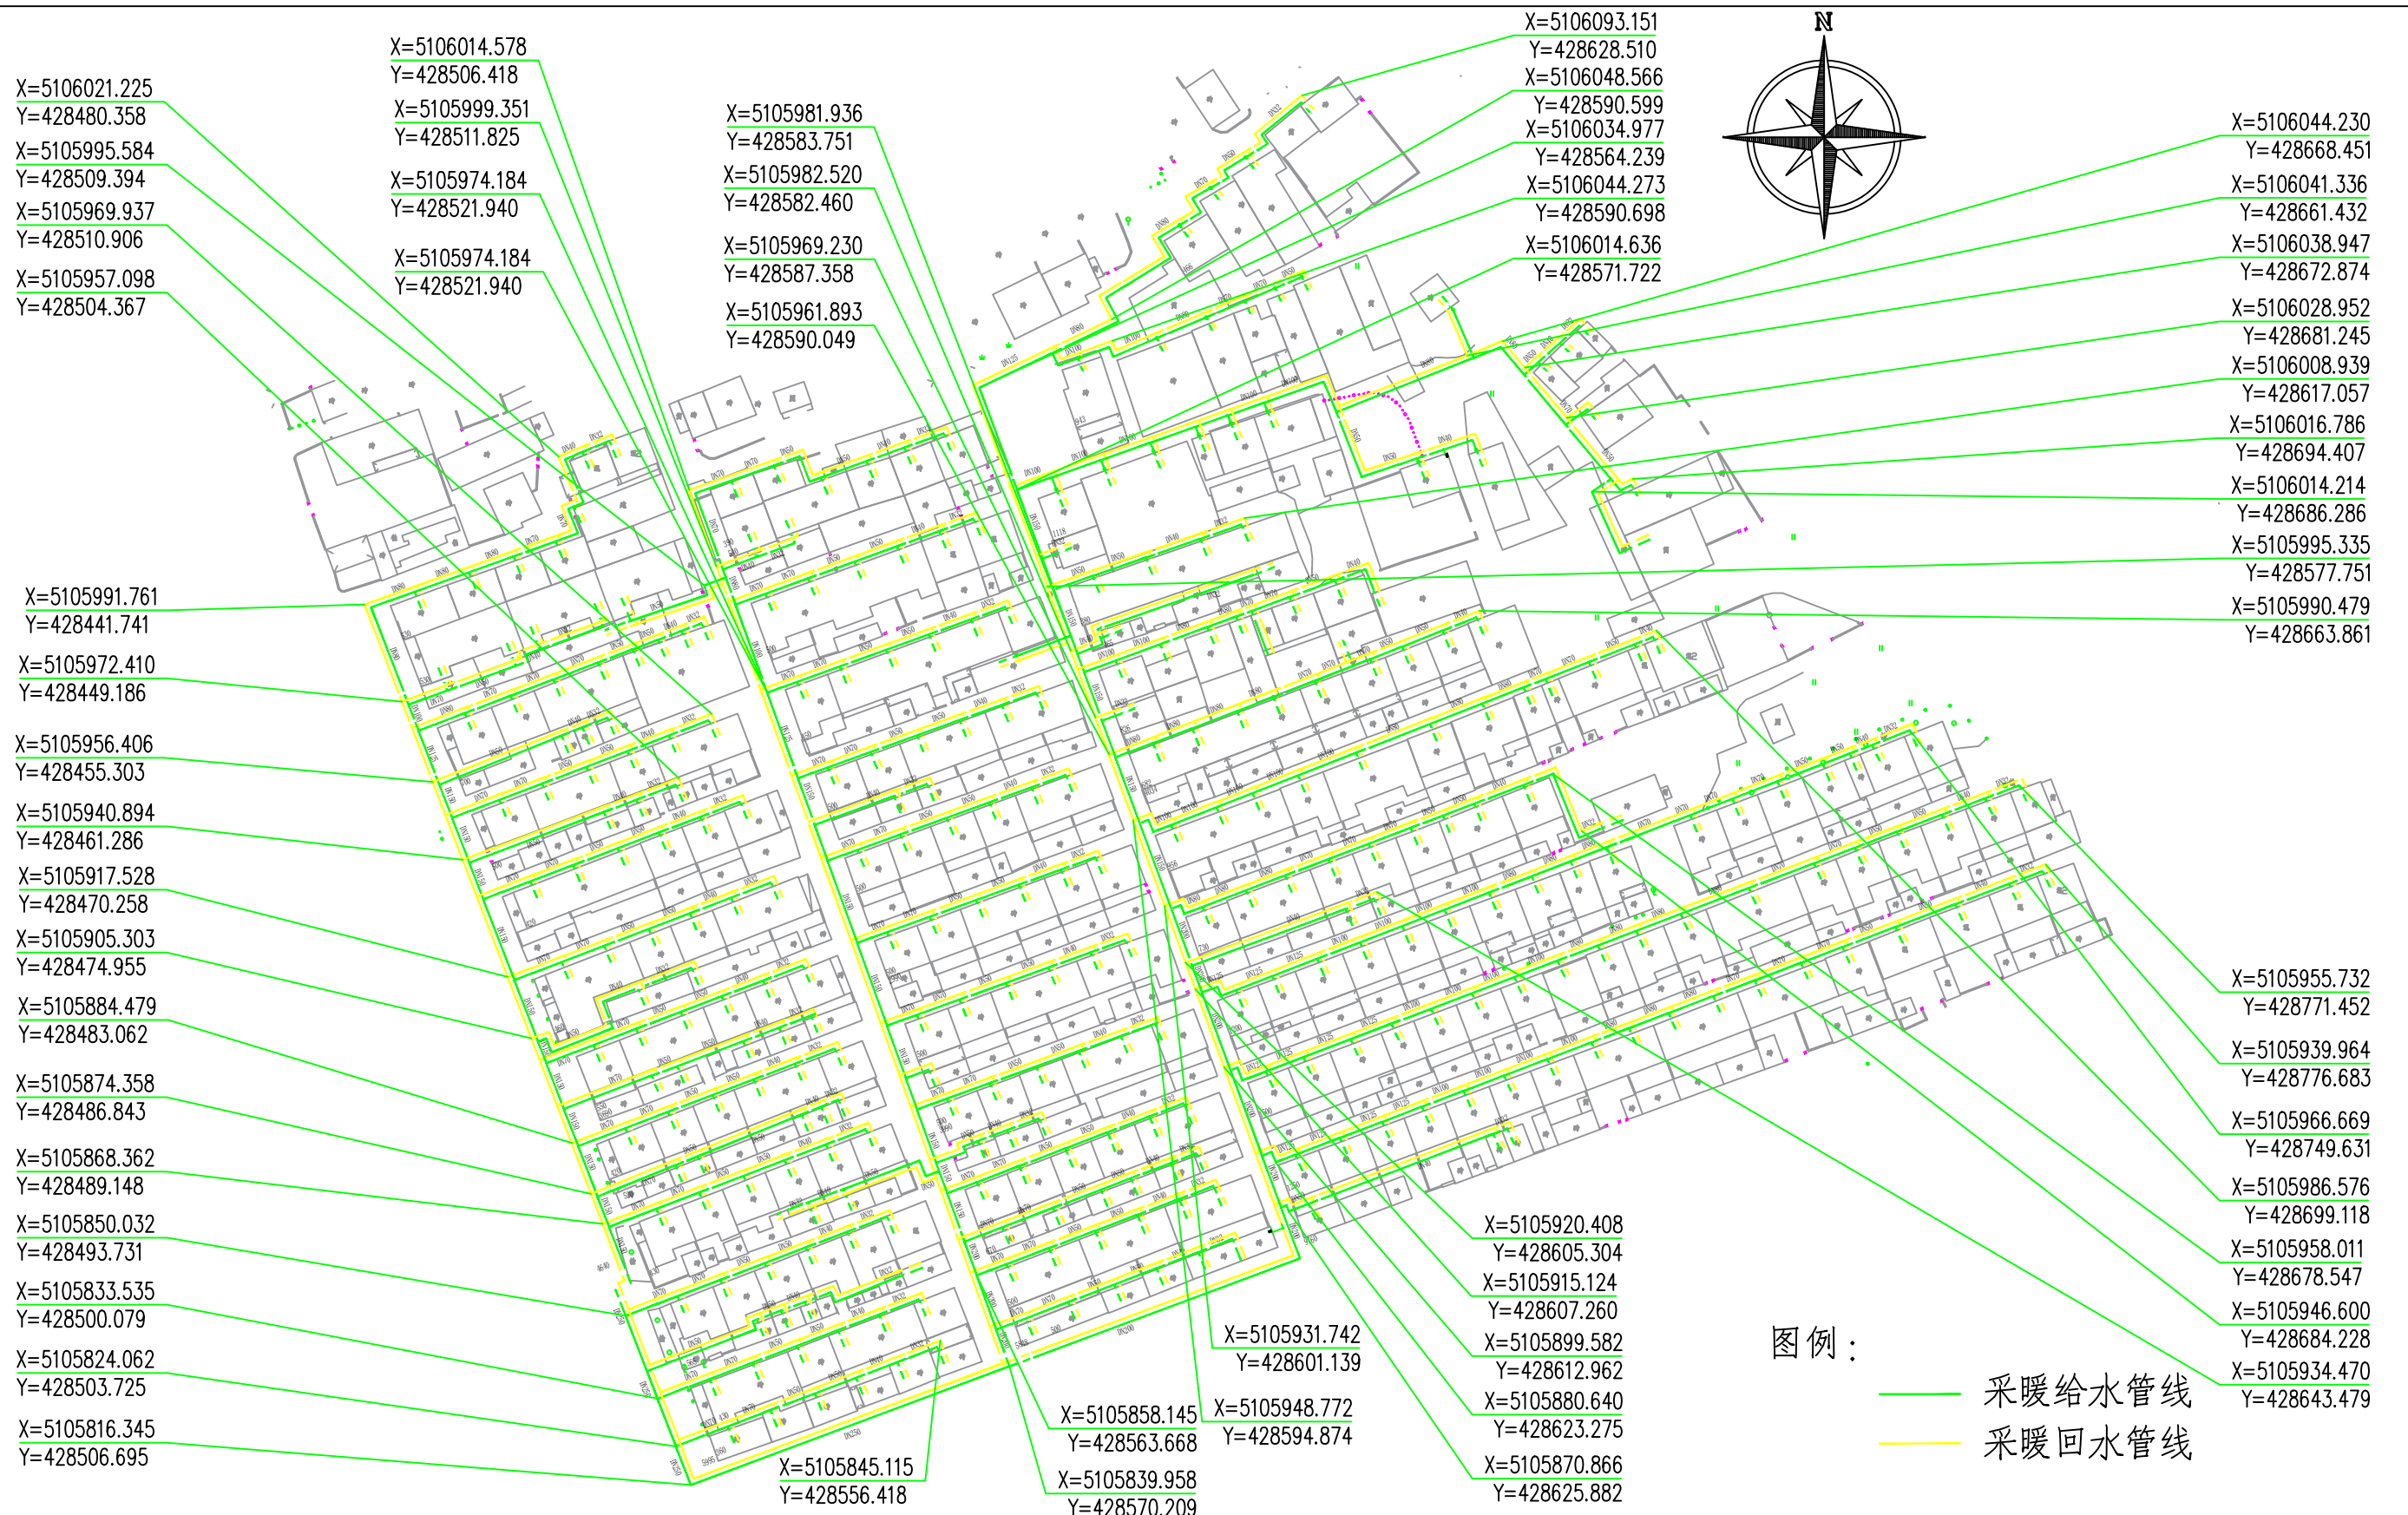

坐标系	2000 国家大地坐标系	工程名称	乌兰浩特市普惠片区燃煤散烧治理集中供热管网建设项目		审定	荆少萌	设计	冯芋丁	专业	供热工程	图号	热施-01	设计阶段	规划
比例	1 : 1000	图纸名称	二水源东侧总平面规划图		校对	冯芋丁	制图	侯娇	设计编号	XSJZ-SZ-24-02	版本	第一版	出版日期	2024.05



**中兴胜工程设计有限公司**  
 Zhong XingSheng Engineering Design Co., Ltd.  
 建筑工程甲级 风景园林甲级 市政(燃气工程、轨道交通工程除外)行业乙级

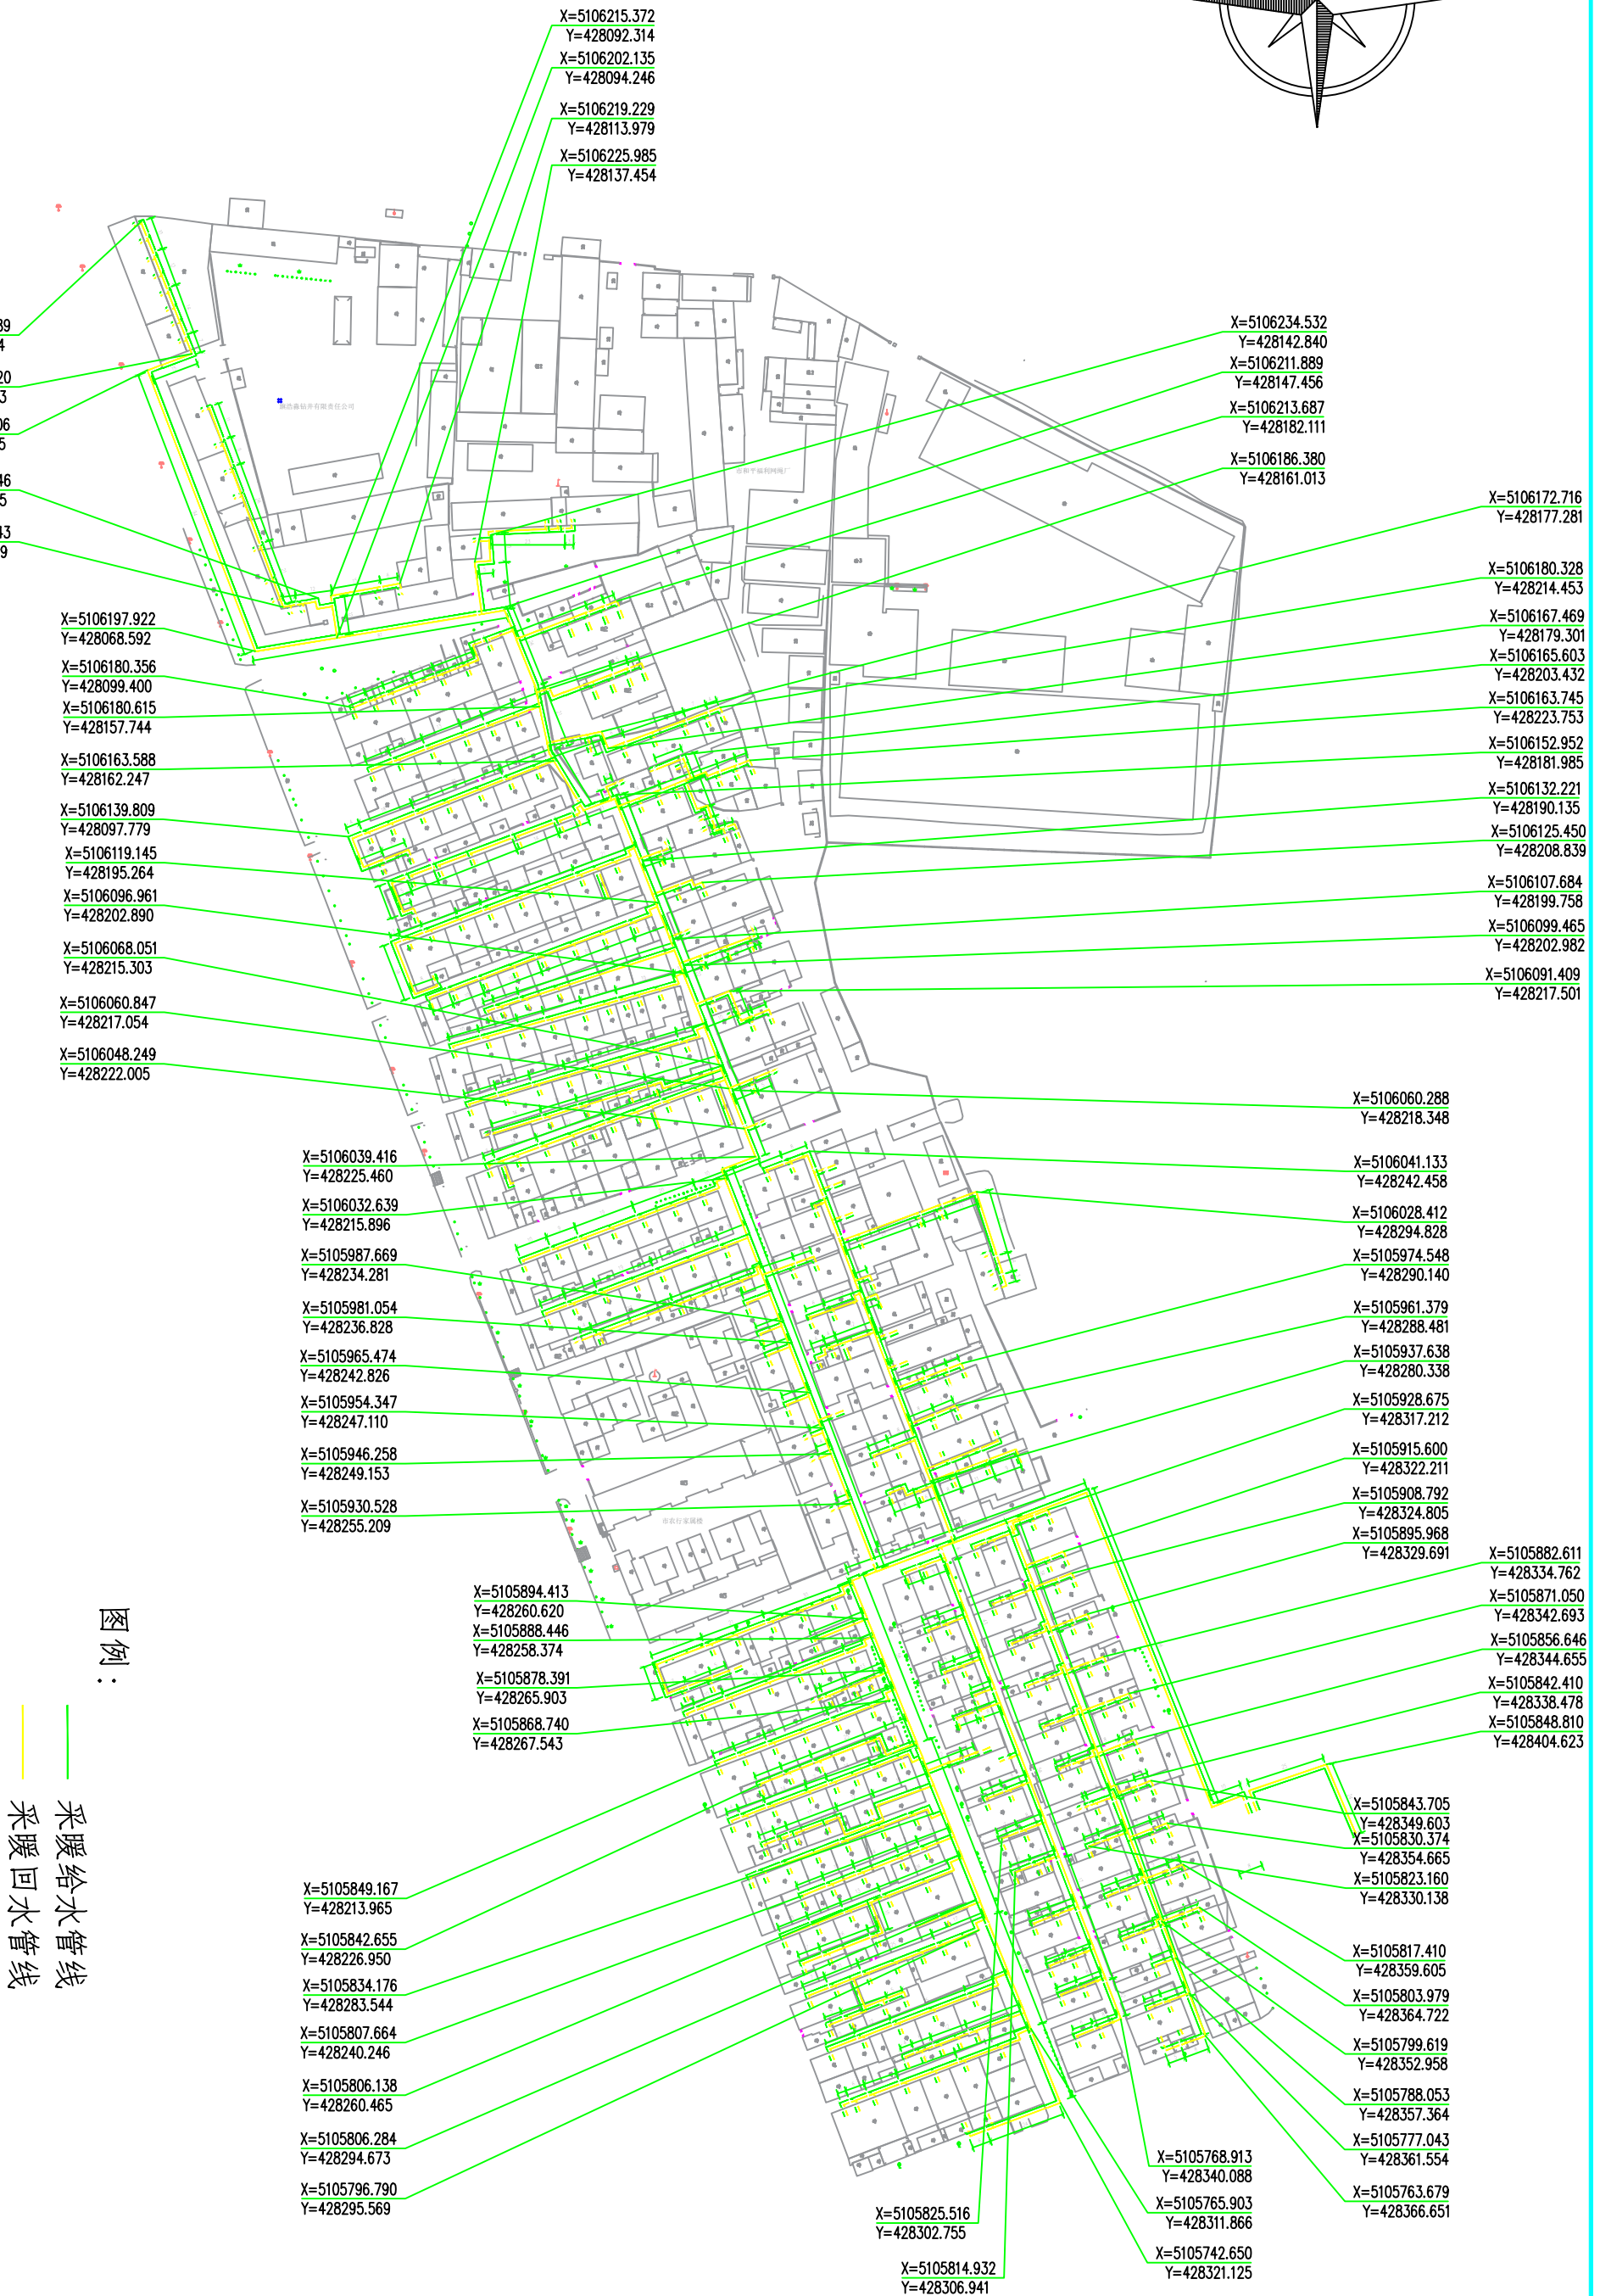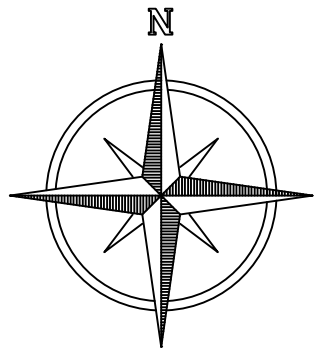

图例：

— 采暖给水管线  
— 采暖回水管线

坐标系	2000 国家大地坐标系
比例	1 : 1000
工程名称	乌鲁木齐市沙依甫路片区棚户区改造项目集中供热管网工程
图名	二水源西侧总平面图
审定	荆少萌
校对	冯宇丁
设计	冯宇丁
绘图	侯桥
专业	供热工程
设计编号	XSJZ-SZ-24-02
图号	热施-01
版本	第一版
设计日期	2024.05
设计单位	中兴胜工程设计有限公司
资质	住房和城乡建设部市政公用工程、轨道交通工程(热力)行业乙级

 

中兴胜工程设计有限公司  
Zhongxing Sheng Engineering Design Co., Ltd.  
住房和城乡建设部市政公用工程、轨道交通工程(热力)行业乙级